


ZESTAWIENIE POMIESZCZEŃ BUDYNKU

nr pom.	nazwa pomieszczenia	powierzchnia w m <sup>2</sup>	posadzka
A.1	Komunikacja i pom. na sprzęt czyszczący	7,22	wykładzina PCV z rulonu
A.2	Poczekalnia	2,43	wykładzina PCV z rulonu
A.3	WC dostosowany do potrzeb osób n-s	3,51	wykładzina PCV z rulonu
A.4	Pomieszczenie biurowe	10,24	wykładzina PCV z rulonu
A.5	Pomieszczenie socjalne pracowników	4,33	wykładzina PCV z rulonu
A.6	Szafnia "czysta"	3,35	wykładzina PCV z rulonu
A.7	Pomieszczenie sanitarne	7,20	wykładzina PCV z rulonu
A.8	Szafnia "brudna"	4,41	wykładzina PCV z rulonu
A.9	Pomieszczenie sekcji	25,75	wykładzina PCV z rulonu
A.10	Pomieszczenie do mycia i ubierania zmiok	17,11	wykładzina PCV z rulonu
A.11	Pom. przechowywania zmiok / chłodnia	10,85	wykładzina PCV z rulonu
A.12	Pom. przyjmowania i wydawania zmiok	10,83	wykładzina PCV z rulonu
<b>RAZEM POMIESZCZENIA A1 - A12</b>			
B.1	Pomieszczenie na agregat prądowłoczy - 1	40,72	plytki ceramiczne A
B.2	Pomieszczenie magazynowe 1	6,31	plytki ceramiczne A
B.3	Pomieszczenie magazynowe 2	7,83	plytki ceramiczne A
B.4	Pomieszczenie magazynowe na paliwo	6,21	plytki ceramiczne A
B.5	Pomieszczenie na agregat prądowłoczy - 2	27,30	plytki ceramiczne A
<b>RAZEM POMIESZCZENIA B1 - B5</b>			
		<b>88,37</b>	

LEGENDA OPRAW:

- Oprawa zwieszakowa LED 45W, IP40 OPAL
- Oprawa nastropowa LED 55W, IP40 OPAL
- Oprawa nastropowa LED 39W, IP65
- Oprawa plafoniera LED 20W, IP44
- Lampa bakterioobójcza 2x30W z licznikiem czasu i wyswietlaczem
- Oprawa awaryjna PRIMOS II AT 1C LED5, natynkowa

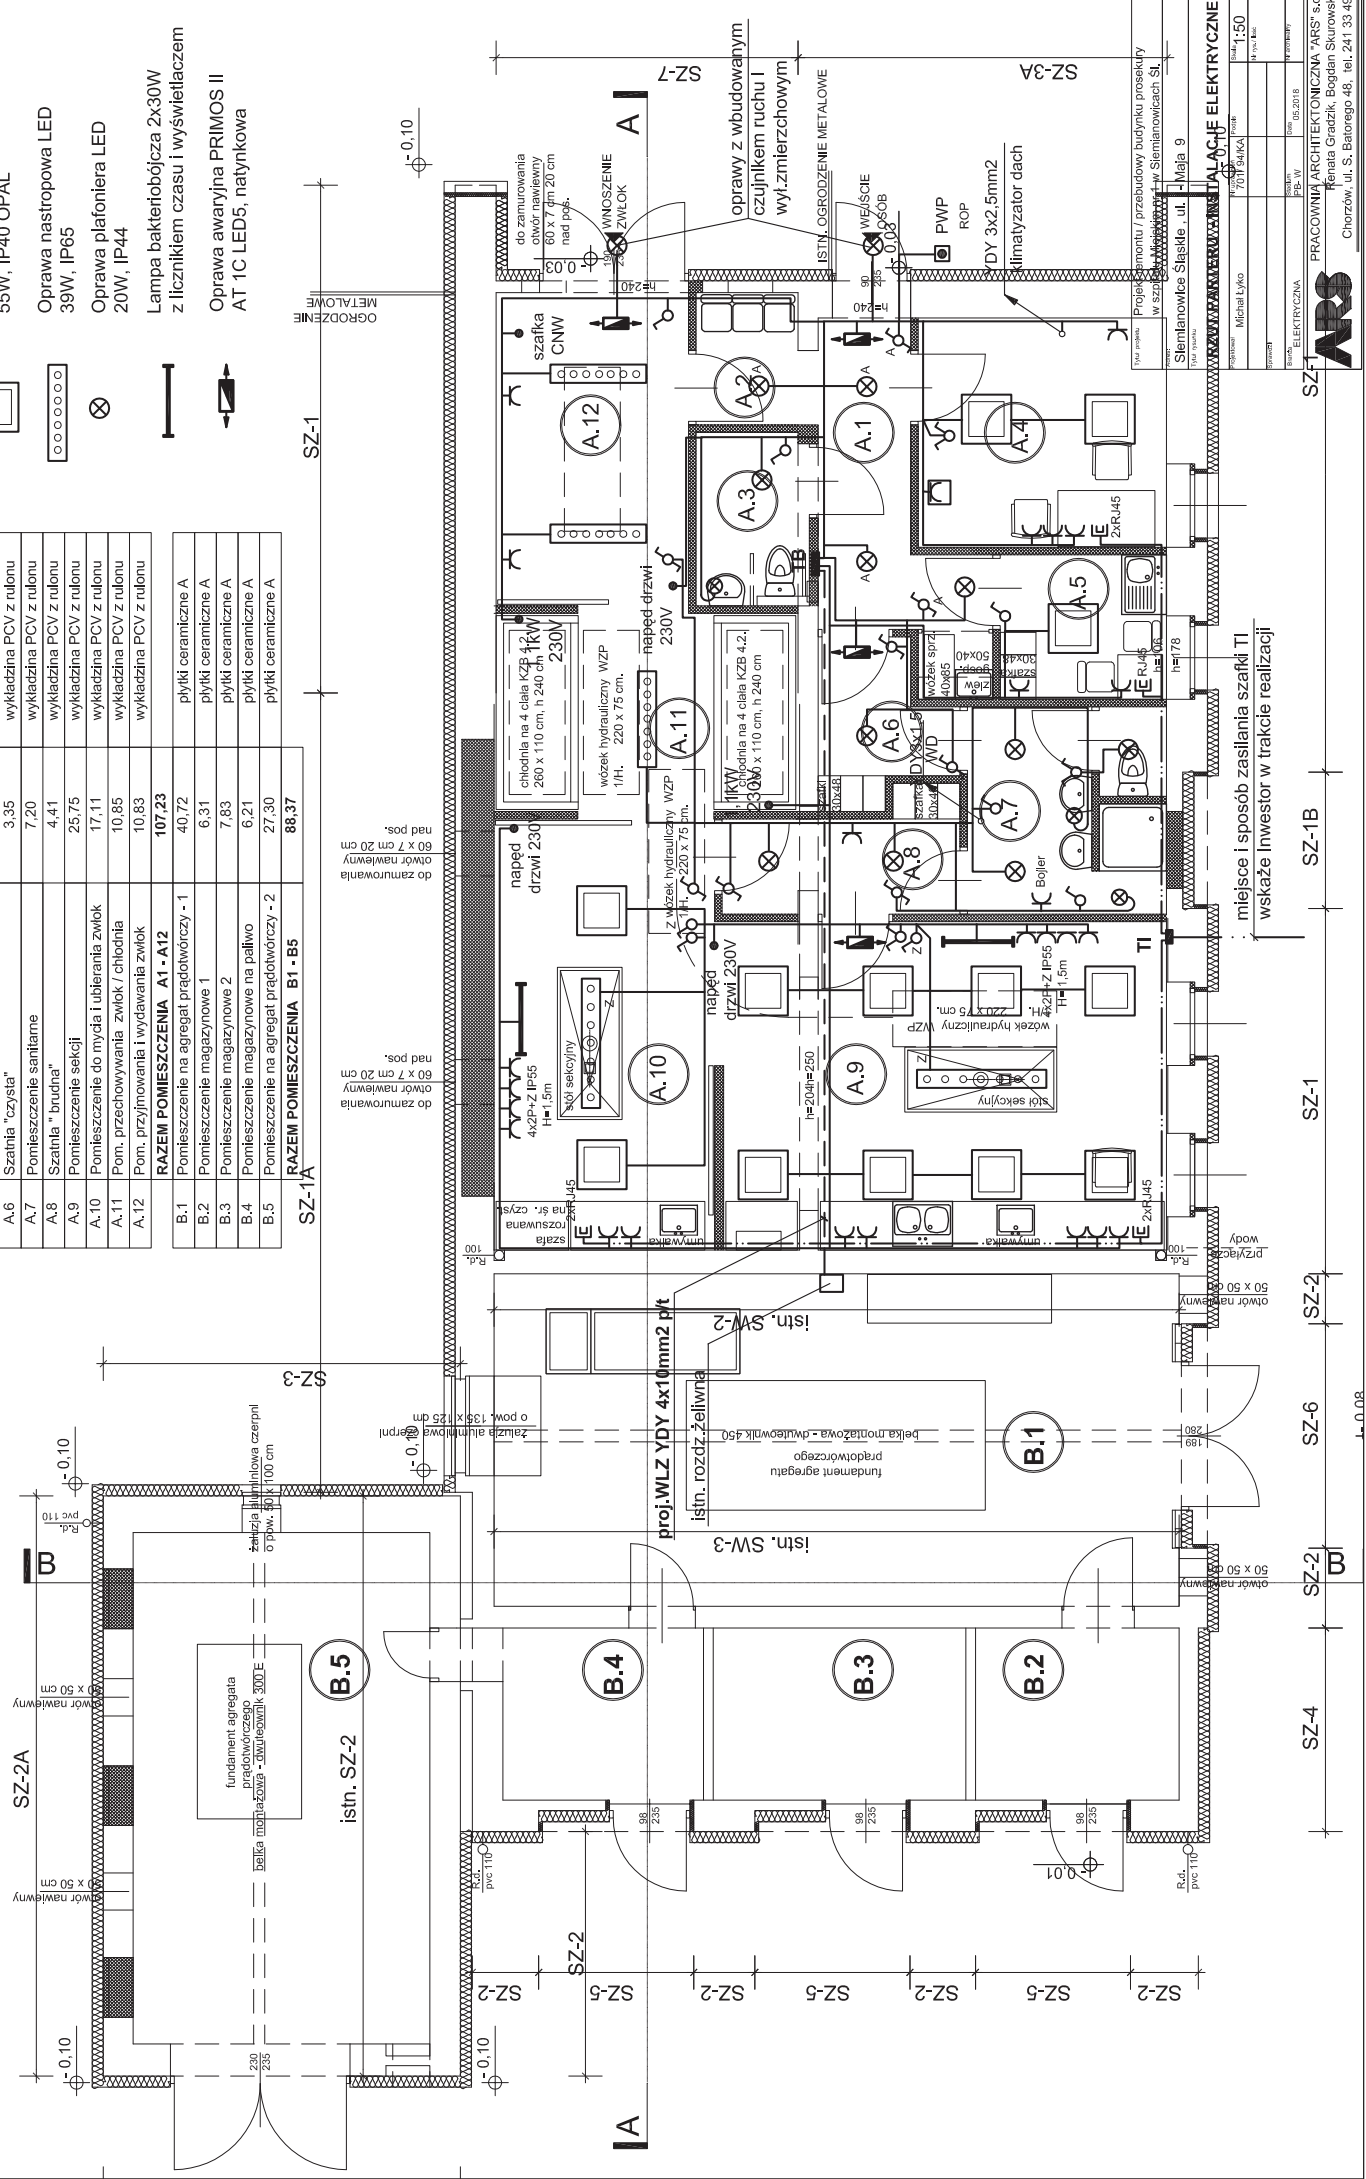

**ARS**  
PRACOWNIA ARCHYTEKTONICZNA "ARS" S.C.  
Kamień Graczyk, Bogdan Skurawski  
Chorzów, ul. S. Batorego 48, tel. 241 33 49

Projektant: Michał Lyko  
Wzrost: 1,50  
Data: 05.2018  
Skala: 1:50  
Miejscowość: Słomianowice Śląskie, ul. Maja 9

Projekt: Instalacja elektryczna w szpitalu w Słomianowicach Śląskich

Plan: Instalacja elektryczna

Skala: 1:50

Wzrost: 1,50

Data: 05.2018

Skala: 1:50

Miejscowość: Słomianowice Śląskie, ul. Maja 9

Projektant: Michał Lyko

Wzrost: 1,50

Data: 05.2018

Skala: 1:50

Miejscowość: Słomianowice Śląskie, ul. Maja 9

Projekt: Instalacja elektryczna w szpitalu w Słomianowicach Śląskich

Plan: Instalacja elektryczna

Skala: 1:50

Wzrost: 1,50

Data: 05.2018

Skala: 1:50

Miejscowość: Słomianowice Śląskie, ul. Maja 9

Projektant: Michał Lyko

Wzrost: 1,50

Data: 05.2018

Skala: 1:50

Miejscowość: Słomianowice Śląskie, ul. Maja 9